

Construcción y diseño  
Obras civiles

**Juan C. Fuentes**  
Ingeniero CICH-3936

El Chiribo, Santa Lucía  
Fco Morazán, Honduras  
Email: 3936@cicohong  
Celular: (504)-9935-2143

PROYECTO:

**Respuesta a la emergencia  
sanitaria por los fuercas  
ETAMOTIA**

UBICACION:

Localidad Ceñú,  
Municipio de El Negrito,  
Departamento de Yoro

ELABORADO PARA:

ORGANIZACIÓN  
PANAMERICANA  
DE LA SALUD  
(OPS)

CONTENIDO DEL PLANO:

**PLANO GENERAL**  
UAPS Ceñú  
El Negrito, Yoro

ELABORADO POR:

Ing. Juan Carlos Fuentes

DISEÑO ELECTRICO:


DISEÑO ESTRUCTURAL:

DISEÑO HIDROSANITARIO:

FECHA: Enero 2021 ESCALA: 1:100

PROYECTO: WDE PLANO:

1

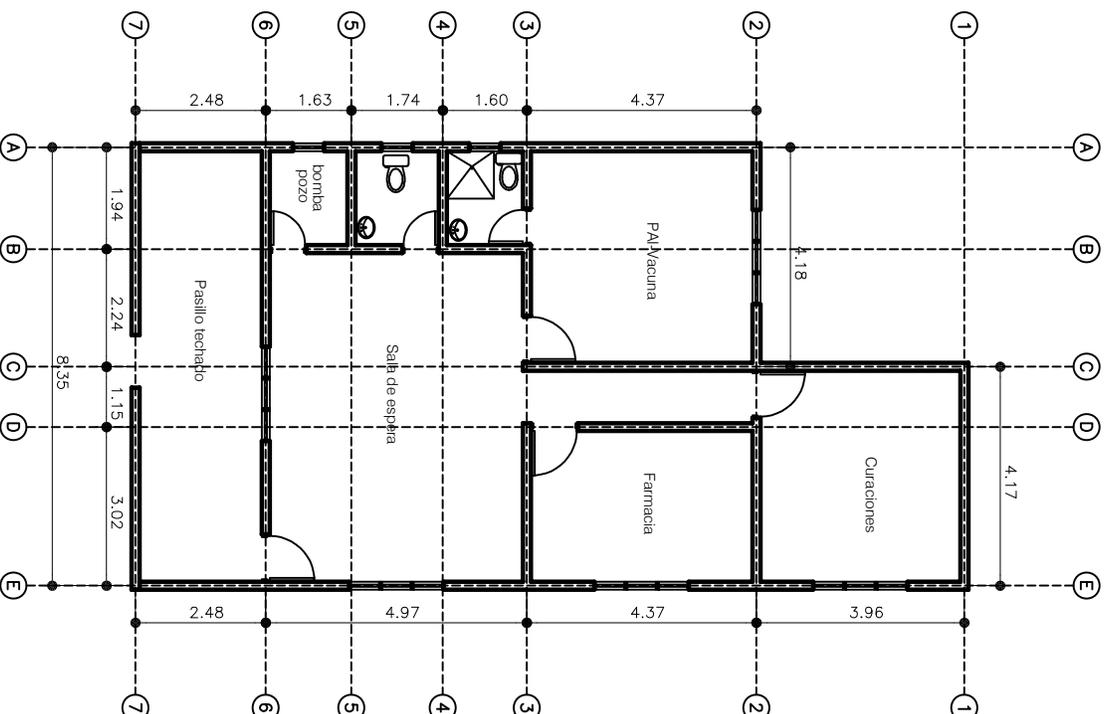

Planta Condición Actual