

Construcción y diseño
Obras civiles

Juan C. Fuentes
Ingeniero CICH-3936

El Chimbo, Santa Lucía
Fco Morazán, Honduras
Email: 3936@cdhorg.org
Celular: (504)-9935-2143

PROYECTO:

Rehabilitación establecimientos
de salud priorizados CERPI¹¹

UBICACION:

Agua Caliente
Municipio de Santa Fe
Departamento de Ocoatepeque

ELABORADO PARA:

ORGANIZACIÓN
PANAMERICANA
DE LA SALUD
(OPS)

CONTENIDO DEL PLANO:

PLANO GENERAL
Establecimiento de salud
Agua Caliente

ELABORADO POR:

Ing. Juan Carlos Fuentes

DISEÑO ELÉCTRICO:


DISEÑO ESTRUCTURAL:

DISEÑO HIDROSANITARIO:

FECHA: sept 2023 ESCALA: 1:100

TABLA: # DE PLANOS:

1

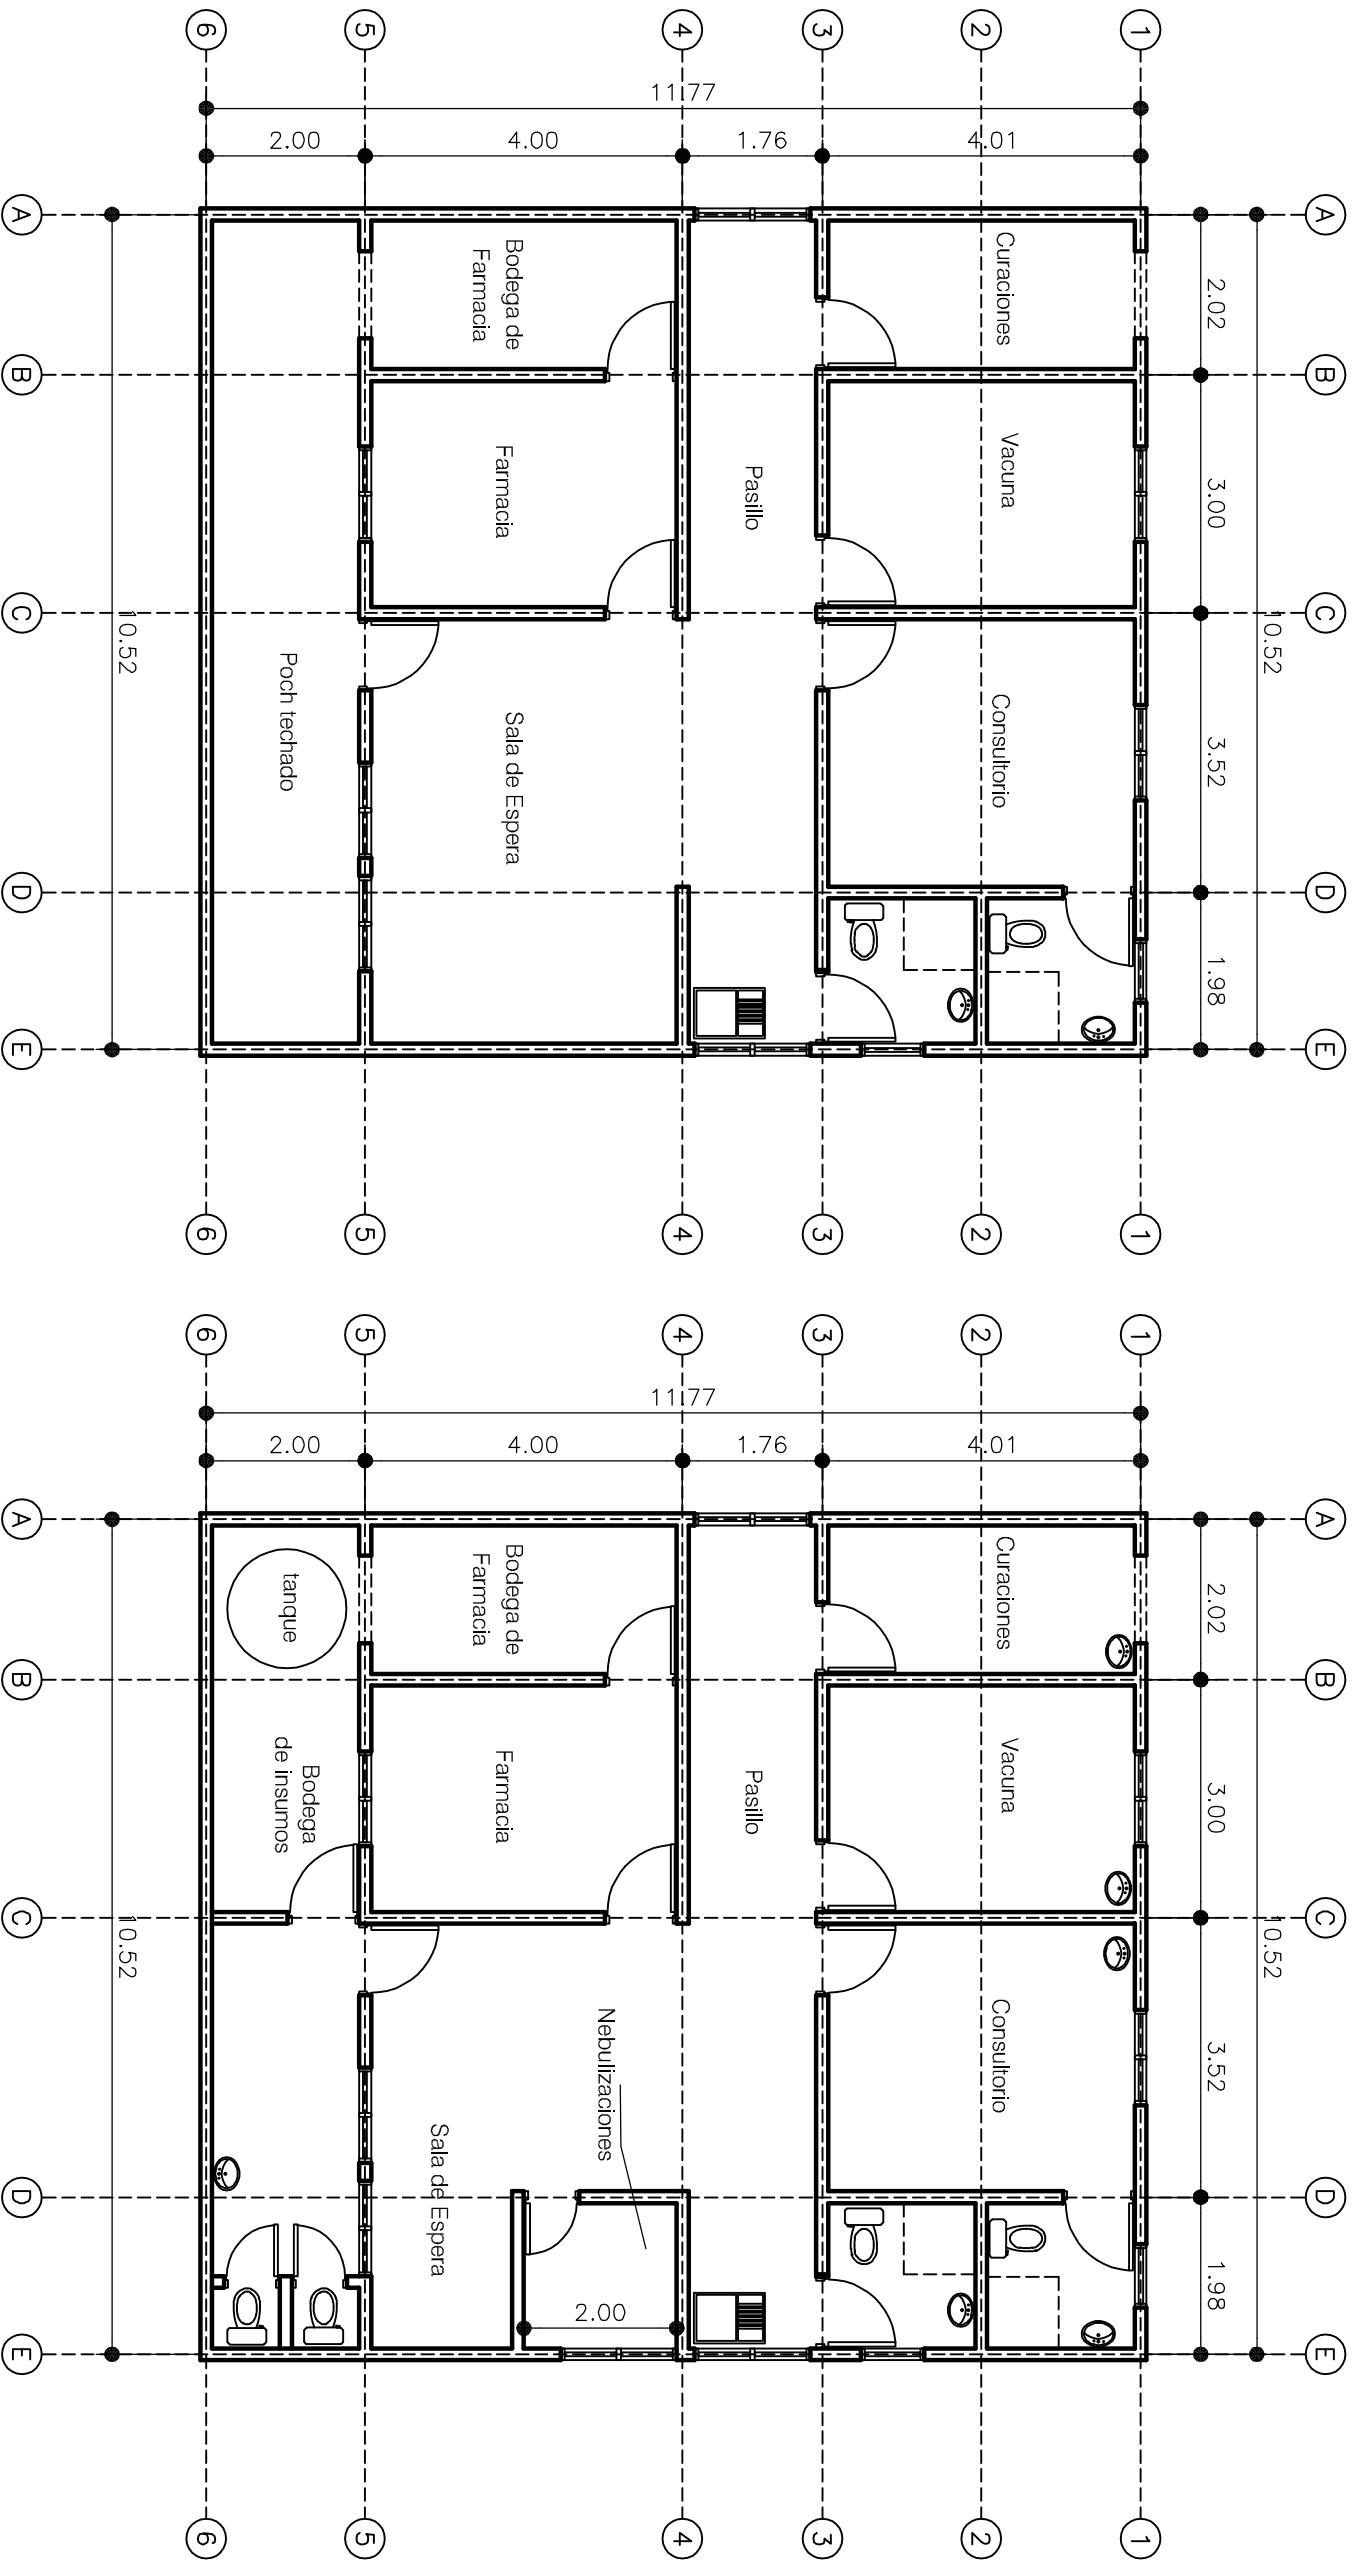

Planta Condición Actual

Planta Condición Propuesta