

Construcción y diseño
Obras civiles

Juan C. Fuentes
Ingeniero CICH-3936

El Chimbo, Santa Lucía
Fco Morazán, Honduras
Email: 3936@cdhorg.org
Celular: (504)-9935-2143

PROYECTO:

Rehabilitación establecimientos
de salud priorizados CERPI

UBICACION:

Linaca, Municipio de Danlí
Departamento de El Paraíso

ELABORADO PARA:

ORGANIZACIÓN
PANAMERICANA
DE LA SALUD
(OPS)

CONTENIDO DEL PLANO:

PLANO GENERAL
CIS Linaca

ELABORADO POR:

Ing. Juan Carlos Fuentes

DISEÑO ELECTRICO:

DISEÑO ESTRUCTURAL:


DISEÑO HIDROSANITARIO:

FECHA: Sept 2023

ESCALA: 1:100

DE PLANOS:

1

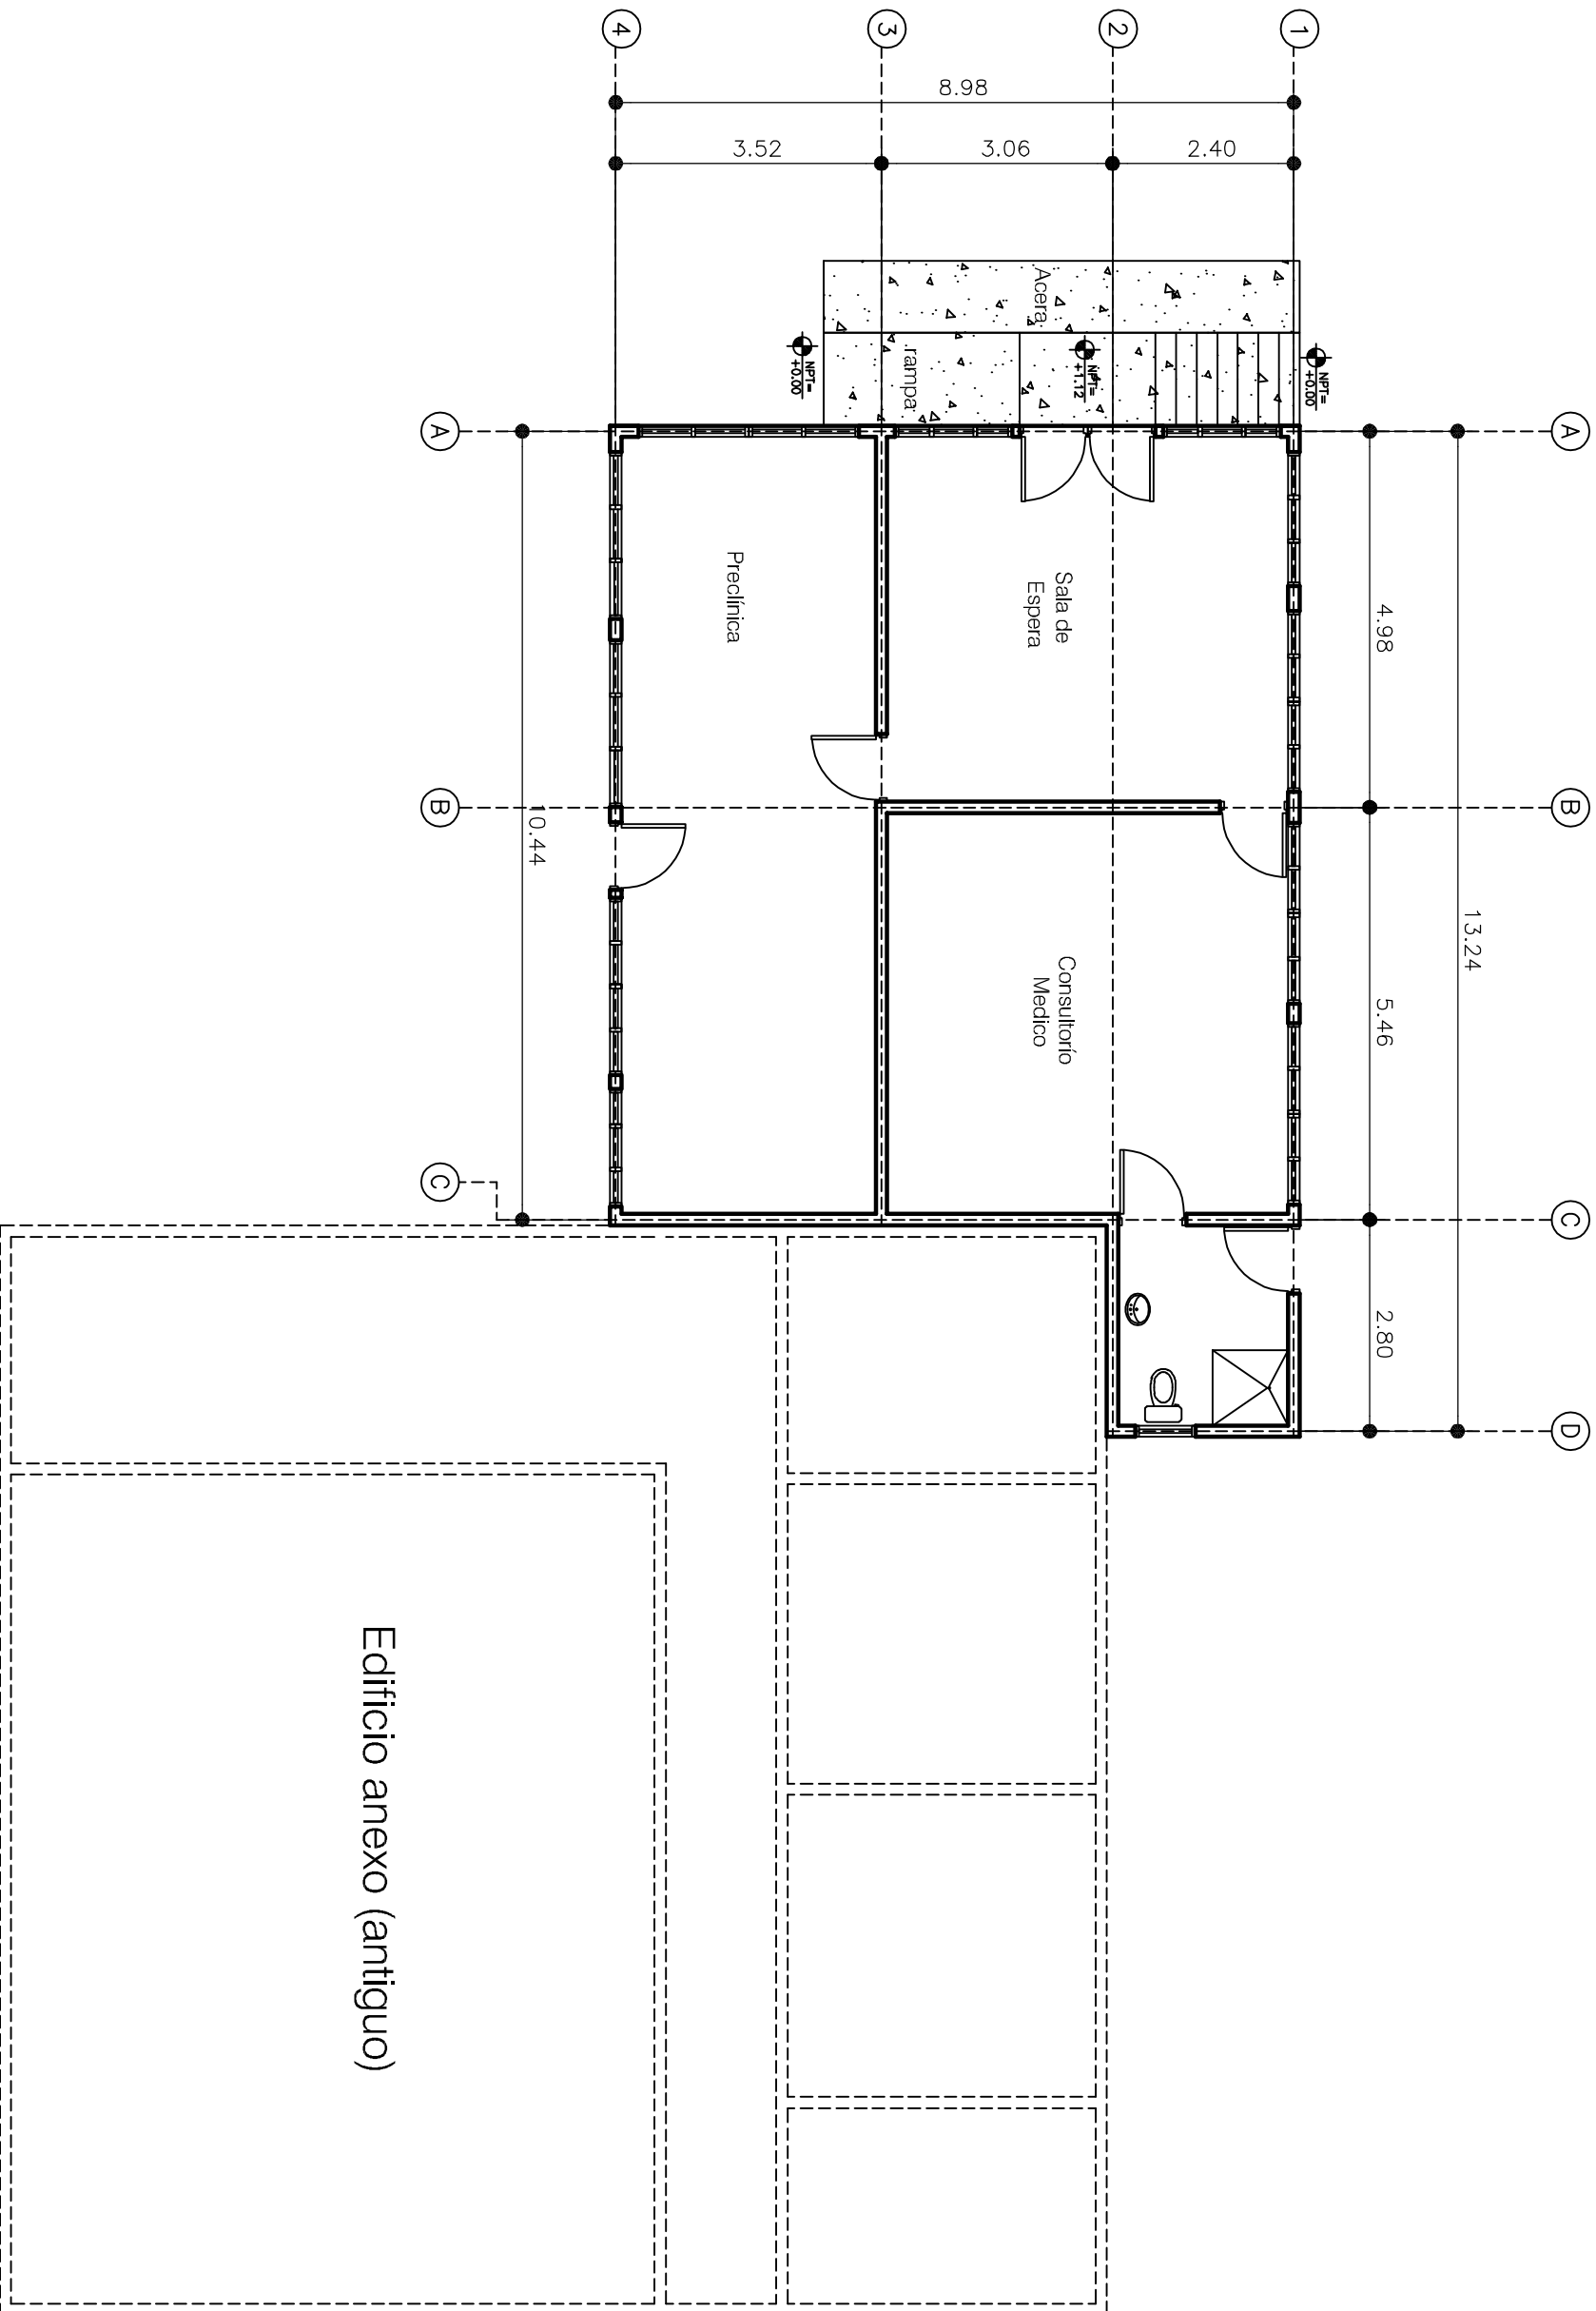

Edificio anexo (antiguo)

Planta Condición Actual