


Edificio anexo (antiguo)

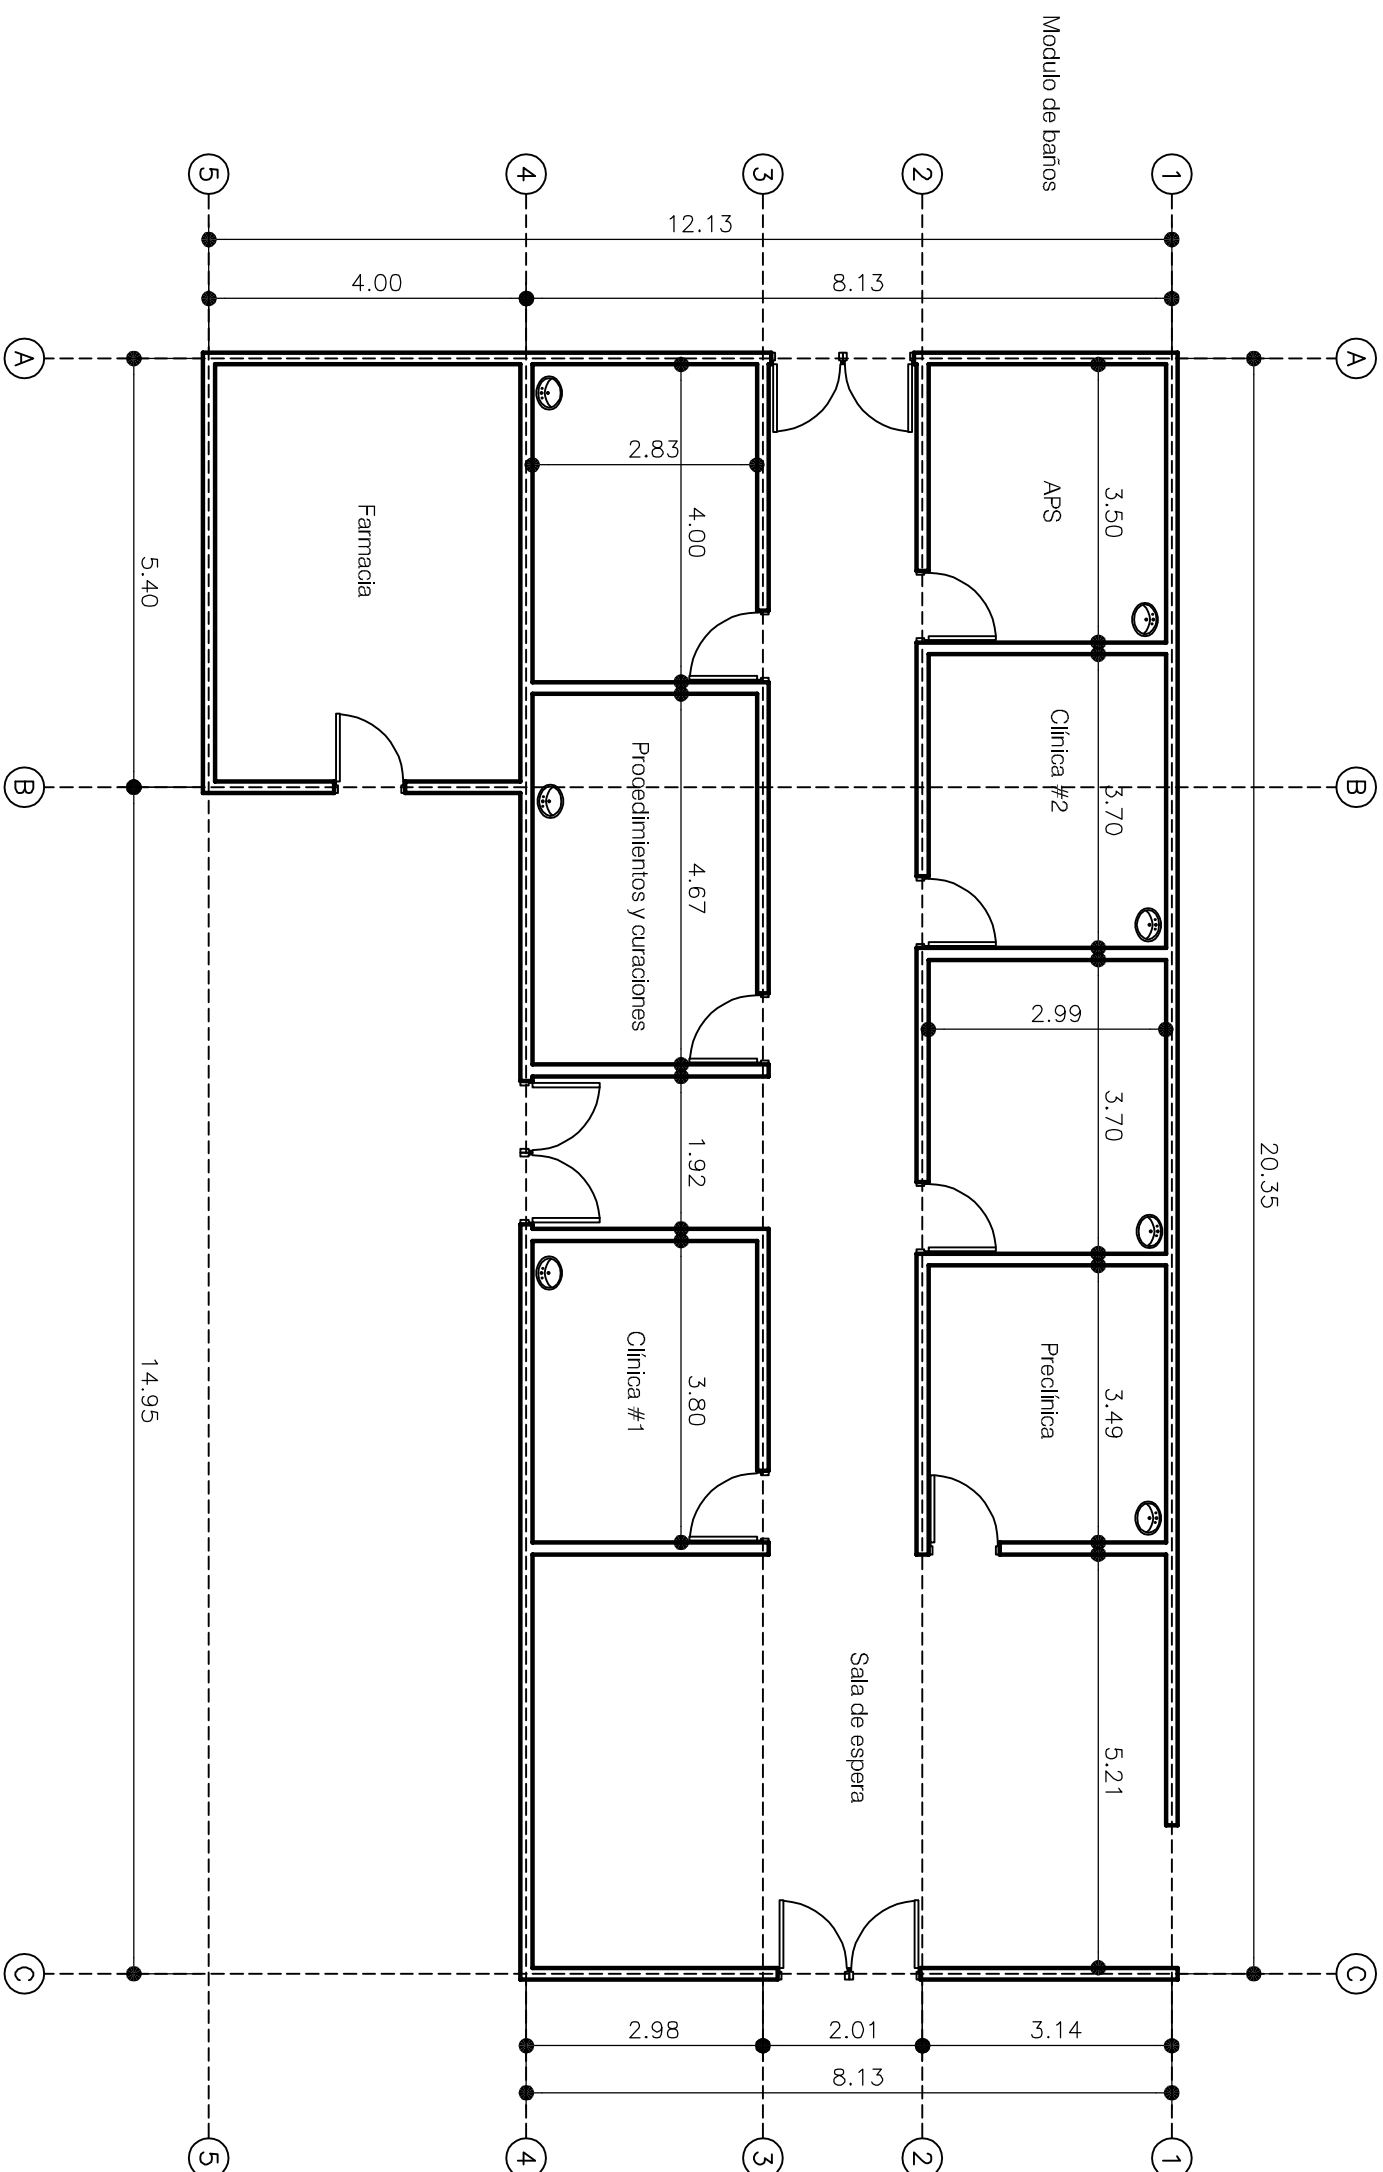

Construcción y diseño
Obras civiles
Juan C. Fuentes
Ingeniero CICH-3936
El Chimbo, Santa Lucía
Fco Morazán, Honduras
Email: 3936@cdhorg.org
Celular: (504)-9935-2143

PROYECTO:

Rehabilitación establecimientos de salud prioritizados CERPM

UBICACION:

San Diego, Municipio de Danlí
Departamento de El Paraiso

ELABORADO PARA:

ORGANIZACIÓN PANAMERICANA DE LA SALUD (OPS)

CONTENIDO DEL PLANO:

PLANO GENERAL
CIS San Diego

ELABORADO POR:

Ing. Juan Carlos Fuentes

DISEÑO ELECTRICO:

DISEÑO ESTRUCTURAL:

DISEÑO HIDROSANITARIO:

FECHA:

Sept 2023

ESCALA:

1:100

TABLA:

DE PLANOS:

1

Planta Condición Actual