

Construcción y diseño
Obras civiles

Juan C. Fuentes
Ingeniero CICH-3936

El Chimbo, Santa Lucía
Fco Morazan, Honduras
Email: 3936@cich.org
Celular: (504) 9935-2143

PROYECTO:

***Respuesta a la emergencia
sanitaria por los huracanes
ETAMOT***

UBICACIÓN:

Adea Chachaguata
Municipio de Omoa,
Departamento de Cortés

ELABORADO PARA:

ORGANIZACIÓN
PANAMERICANA
DE LA SALUD
(OPS)

CONTENIDO DEL PLANO:

PLANO GENERAL
UAPS, Chachaguata
Omoa, Cortés

ELABORADO POR:

Ing. Juan Carlos Fuentes


DISEÑO ELECTRO:

DISEÑO ESTRUCTURAL:

DISEÑO HIDROSANITARIO

FECHA: 30/01/2021
ESCALA: 1:100

NO. DE PLANO: 1

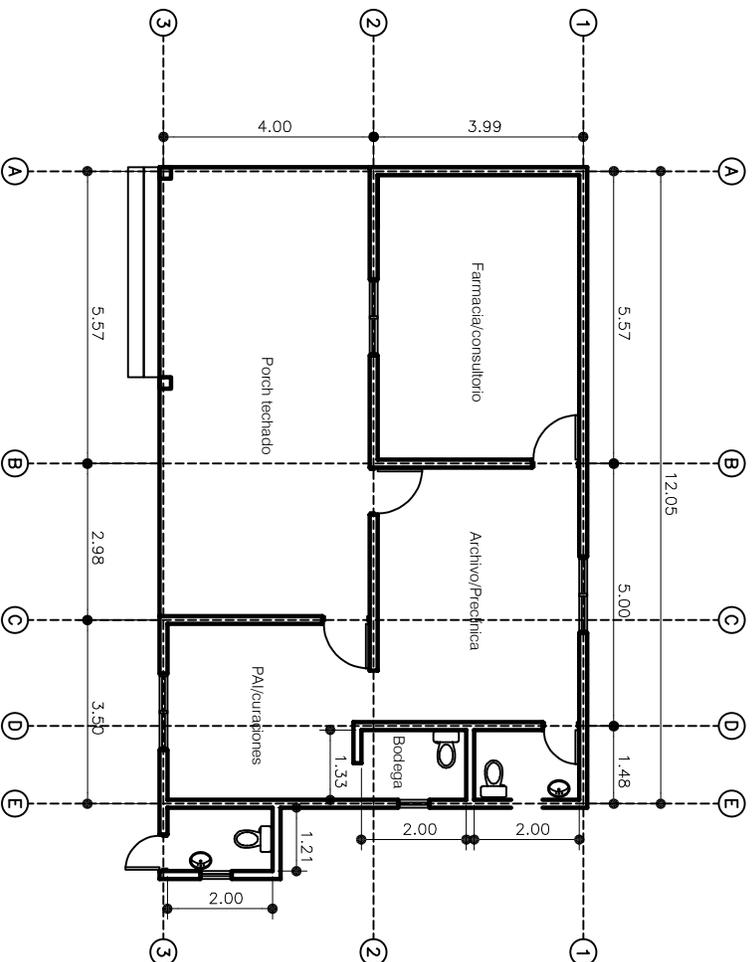

Planta Condición Actual