

Construcción y diseño  
Obras civiles

**Juan C. Fuentes**  
Ingeniero CICH-3936

El Chimbo, Santa Lucía  
Fco Morazan, Honduras  
Email: 3936@cich.org  
Celular: (504) 9935-2143

PROYECTO:

**"Respuesta a la emergencia  
sanitaria por los huracanes  
ETAMOT"**

UBICACIÓN:

Adea Chachaguata  
Municipio de Omoa,  
Departamento de Cortés

ELABORADO PARA:

ORGANIZACIÓN  
PANAMERICANA  
DE LA SALUD  
(OPS)

CONTENIDO DEL PLANO:

**PLANO GENERAL**  
UAPS, Chachaguata  
Omoa, Cortés

ELABORADO POR:

Ing. Juan Carlos Fuentes


DISEÑO ELECTRICO:

DISEÑO ESTRUCTURAL:

DISEÑO HIDROSANITARIO:

FECHA: 30/01/2021  
ESCALA: 1:100

NO. DE PLANO: 1

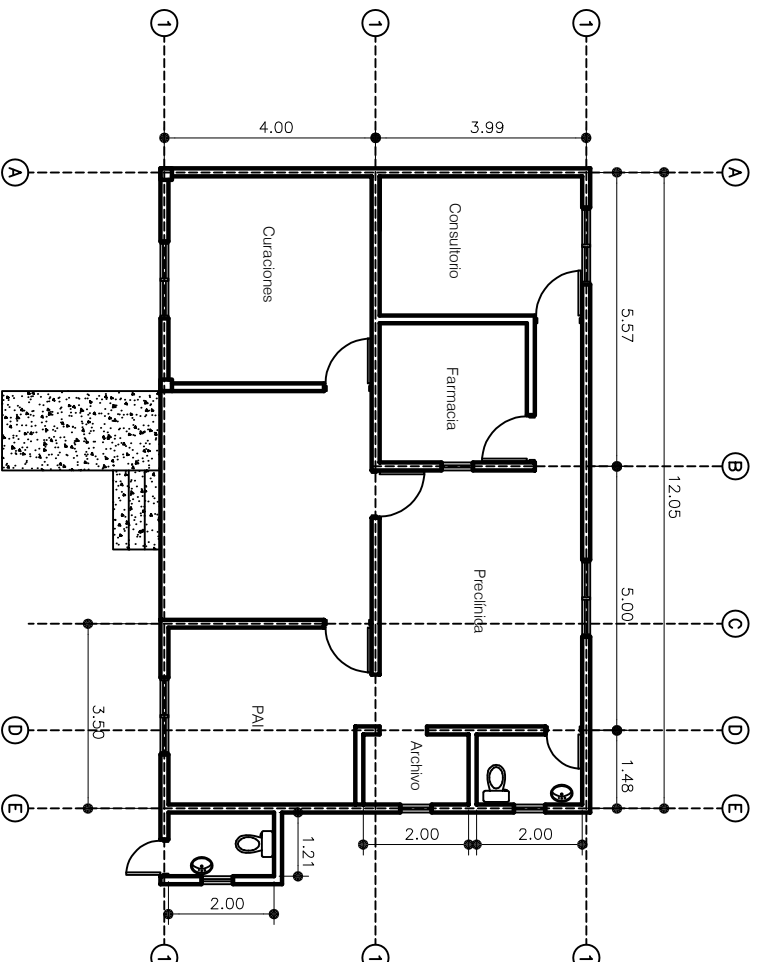

Planta Condición Propuesta