


Planta Condición Propuesta

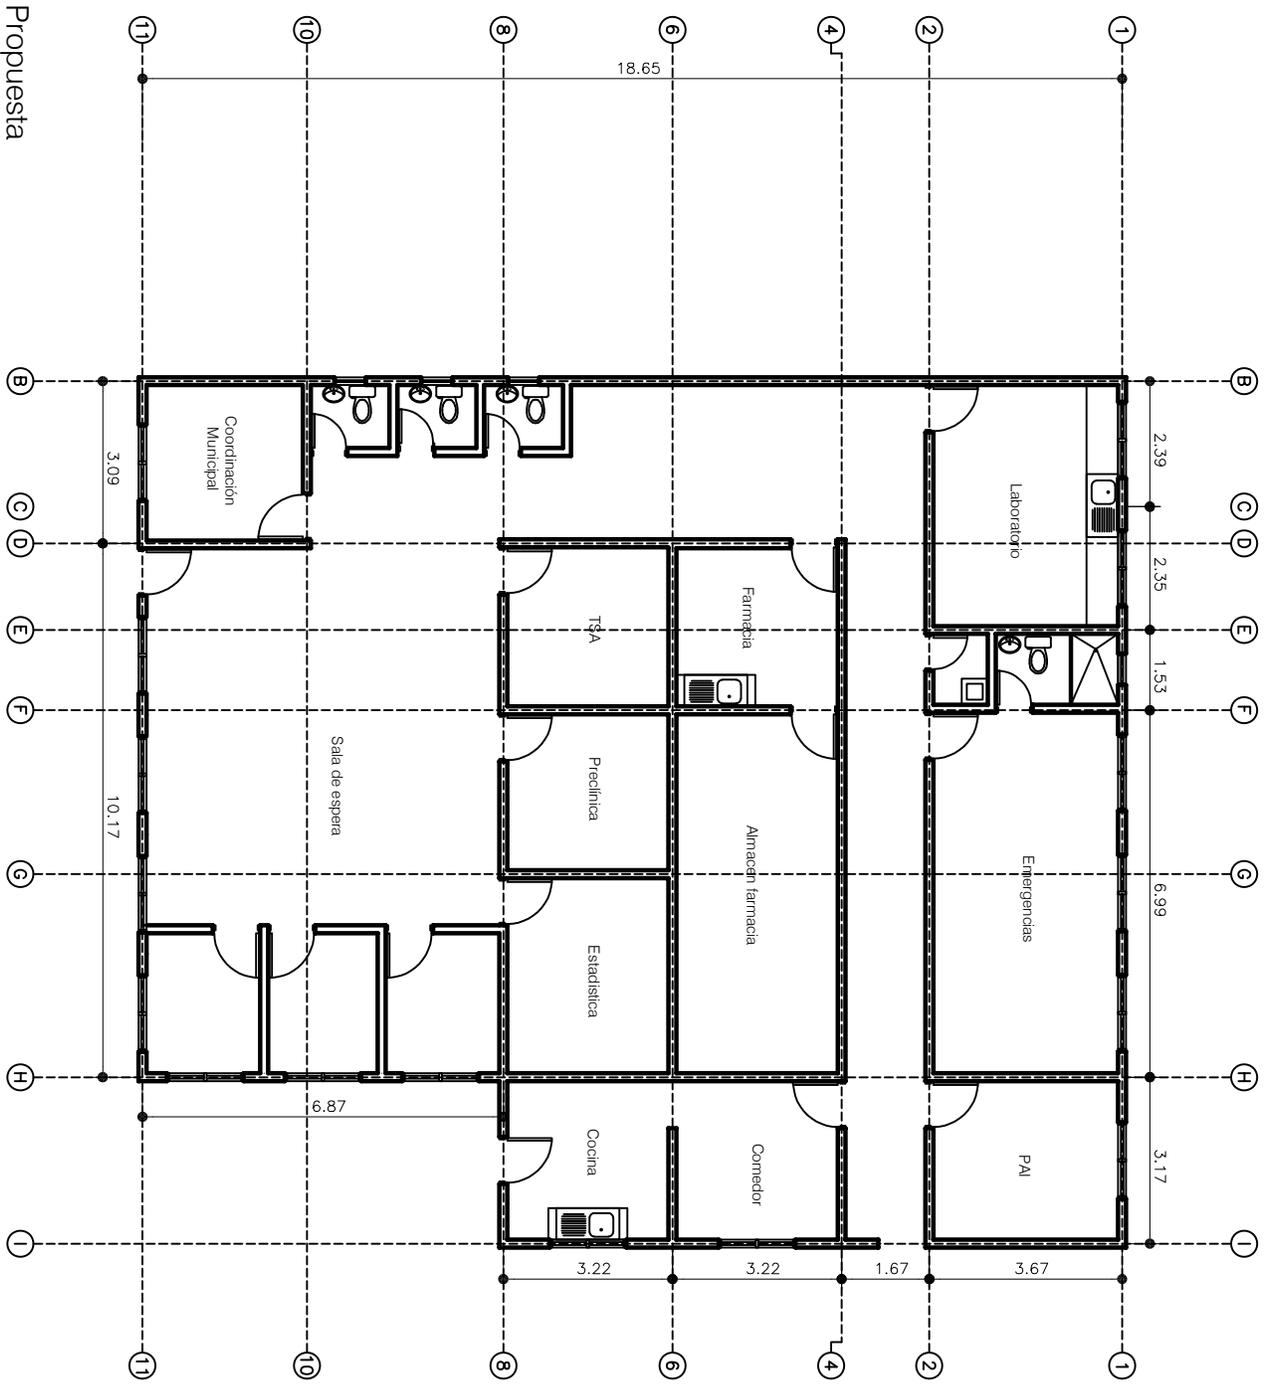

Construcción y diseño Obras civiles Juan C. Fuentes Ingeniero CICh-3936	
El Chimbo, Santa Lucía Fco Morazan, Honduras Email: 3936@cihong.org Celular: (504)-9935-2143	
PROYECTO: "Respuesta a la emergencia sanitaria por los huracanes ETAMOT"	
UBICACIÓN: Municipio de San Luis, Departamento de Santa Bárbara	
ELABORADO PARA: ORGANIZACIÓN PANAMERICANA DE LA SALUD (OPS)	
CONTENIDO DEL PLANO: PLANO GENERAL O/S, San Luis San Luis, Santa Bárbara	
ELABORADO POR: Ing. Juan Carlos Fuentes	
DISEÑO ELECTRO: DISEÑO ESTRUCTURAL: DISEÑO HIDROSANITARIO	
FECHA: Enero 2021	ESCALA: 1:100
NO. DE PLANO: 1	