


Planta Condición Actual

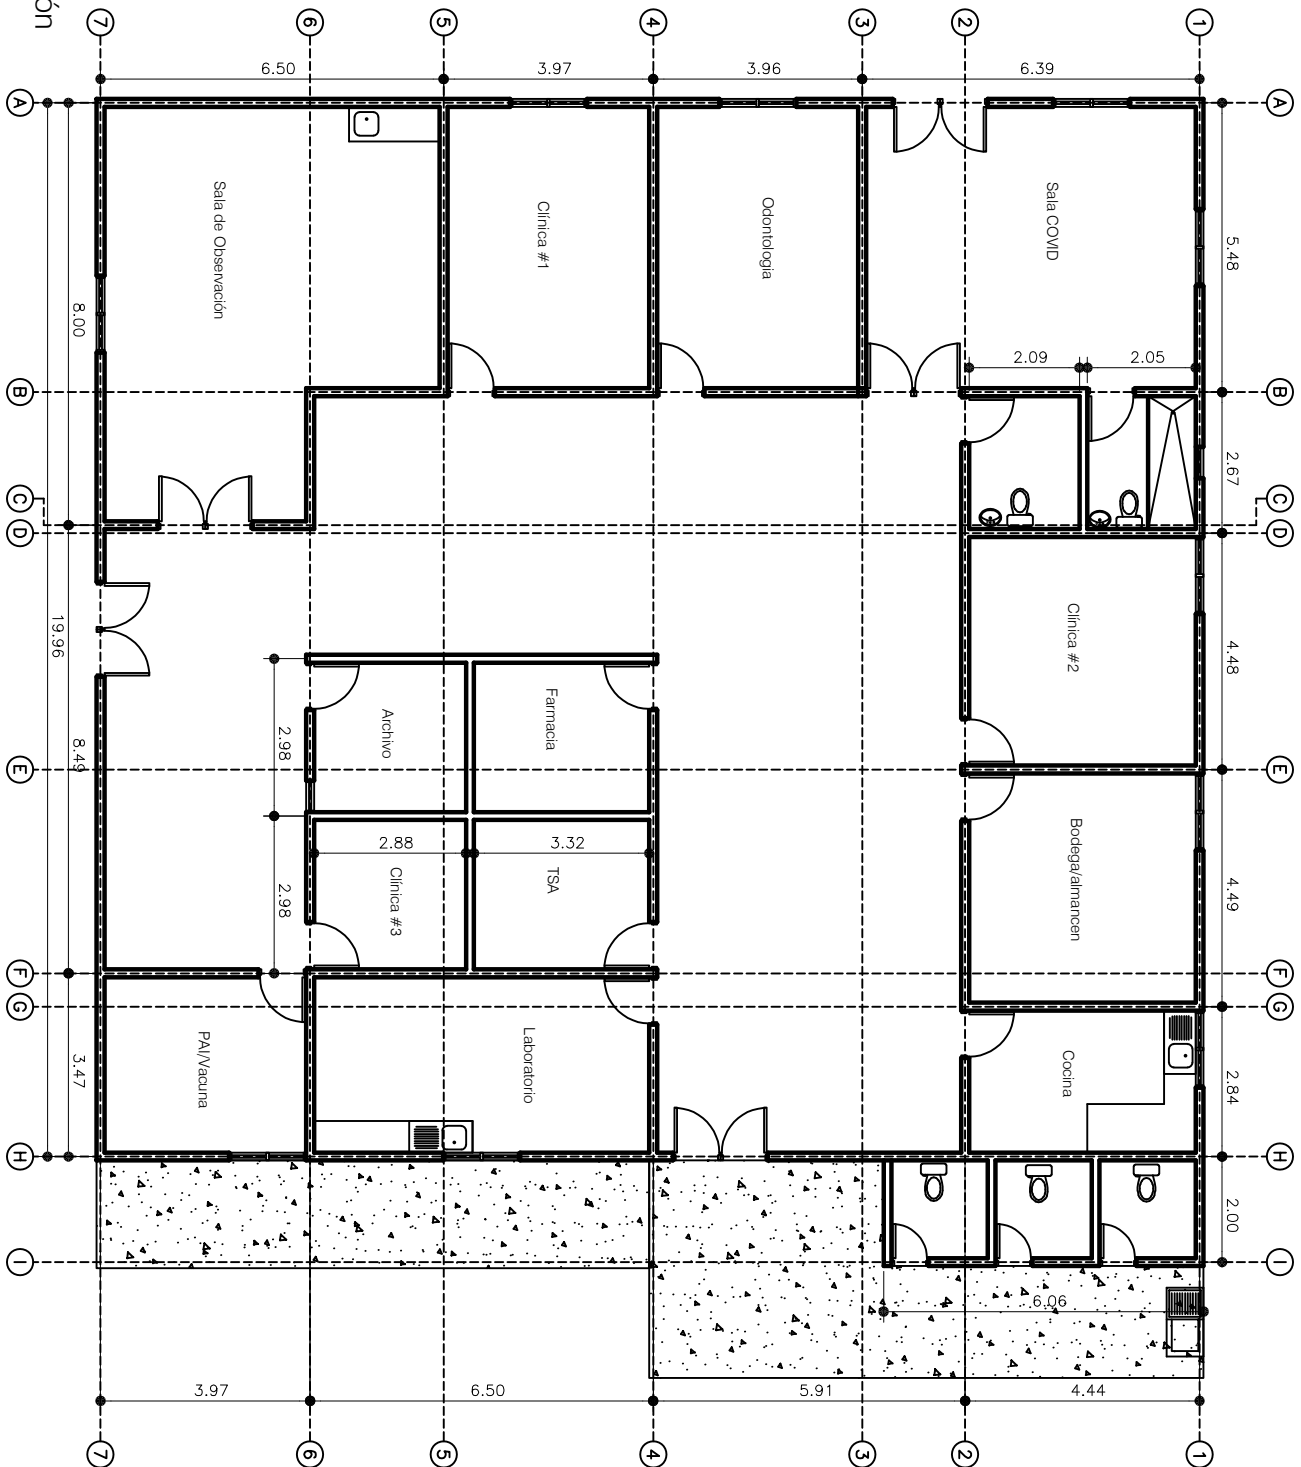

Construcción y diseño Obras civiles <b>Juan C. Fuentes</b> Ingeniero CICH-3936	
El Chiribo, Santa Lucía Fco Morazan, Honduras Email: 3936@cich.org Celular: (504) 9935-2143	
PROYECTO: <b>"Respuesta a la emergencia sanitaria por los fuercas ETAMOT"</b>	
UBICACIÓN: Municipio de El Nispero Departamento de Santa Bárbara	
ELABORADO PARA: ORGANIZACIÓN PANAMERICANA DE LA SALUD (OPS)	
CONTENIDO DEL PLANO: <b>PLANO GENERAL</b> CIS, El Nispero El Nispero, Santa Bárbara	
ELABORADO POR: Ing. Juan Carlos Fuentes	
DISEÑO ELECTRICO: DISEÑO ESTRUCTURAL: DISEÑO HIDROSANITARIO	
FECHA: Enero 2021	ESCALA: 1:100
PROYECTO:	NOE PLANO:
1	