

Construcción y diseño  
Obras civiles

**Juan C. Fuentes**  
Ingeniero CICH-3936

El Chimbo, Santa Lucía  
Fco Morazán, Honduras  
Email: 3936@cdhcg.org  
Celular: (504)-9935-2143

PROYECTO:  
"Rehabilitación establecimientos  
de salud prioritizados CERF"

UBICACION:  
La Junta de Los Carrinos  
Municipio de Lucerna  
Departamento de Ocoatepeque

ELABORADO PARA:  
ORGANIZACIÓN  
PANAMERICANA  
DE LA SALUD  
(OPS)

CONTENIDO DEL PLANO:

PLANO GENERAL  
UAPS La Junta de  
Los Carrinos, Lucerna

ELABORADO POR:

Ing. Juan Carlos Fuentes


DISEÑO ELECTRICO:

DISEÑO ESTRUCTURAL:

DISEÑO HIDROSANITARIO:

FECHA: Sept 2023 ESCALA: 1:100  
#DE PLANOS:

1

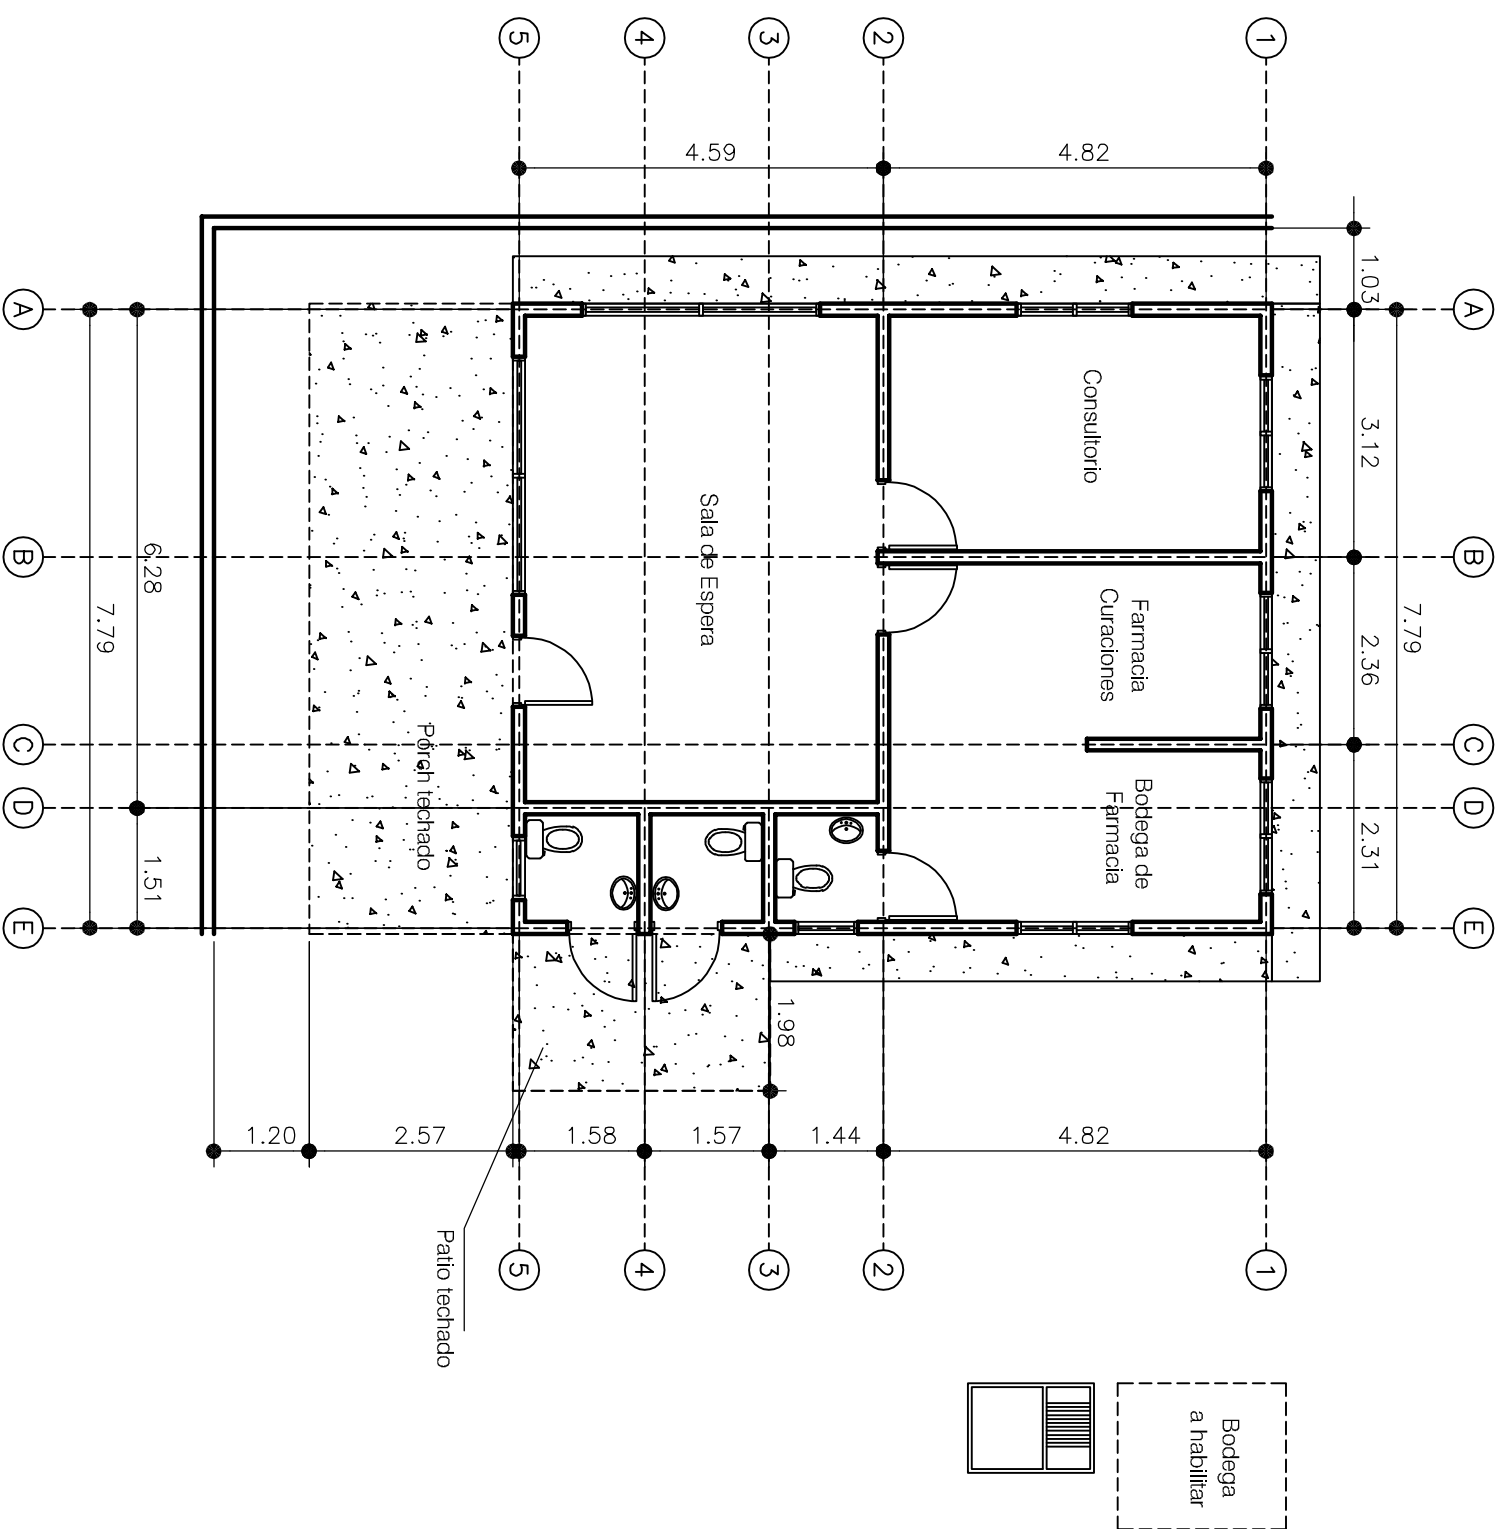

Planta Condición Actual