

Construcción y diseño
Obras civiles

Juan C. Fuentes
Ingeniero CICH-3936

El Chimbo, Santa Lucía
Fco Morazán, Honduras
Email: jfuentes3936@gmail.com
Celular: (504)-9935-2143

PROYECTO:

"Acceso seguro a servicios
de salud para poblaciones
vulnerables en municipios
de alta severidad"

UBICACION:

Col. San Miguel Arcángel
Aldea Tamara
Distrito Central
Departamento de Fco Morazán

ELABORADO PARA:

ORGANIZACIÓN
PANAMERICANA
DE LA SALUD
(OPS)

CONTENIDO DEL PLANO:

PLANO GENERAL
UAPS San Miguel
Arcángel

ELABORADO POR:

Ing. Juan Carlos Fuentes


DISEÑO ELECTRICO:

DISEÑO ESTRUCTURAL:

DISEÑO HIDROSANITARIO:

FECHA: Junio 2026
ESCALA: 1:100

FECHA: Junio 2026
#DE PLANO: 1

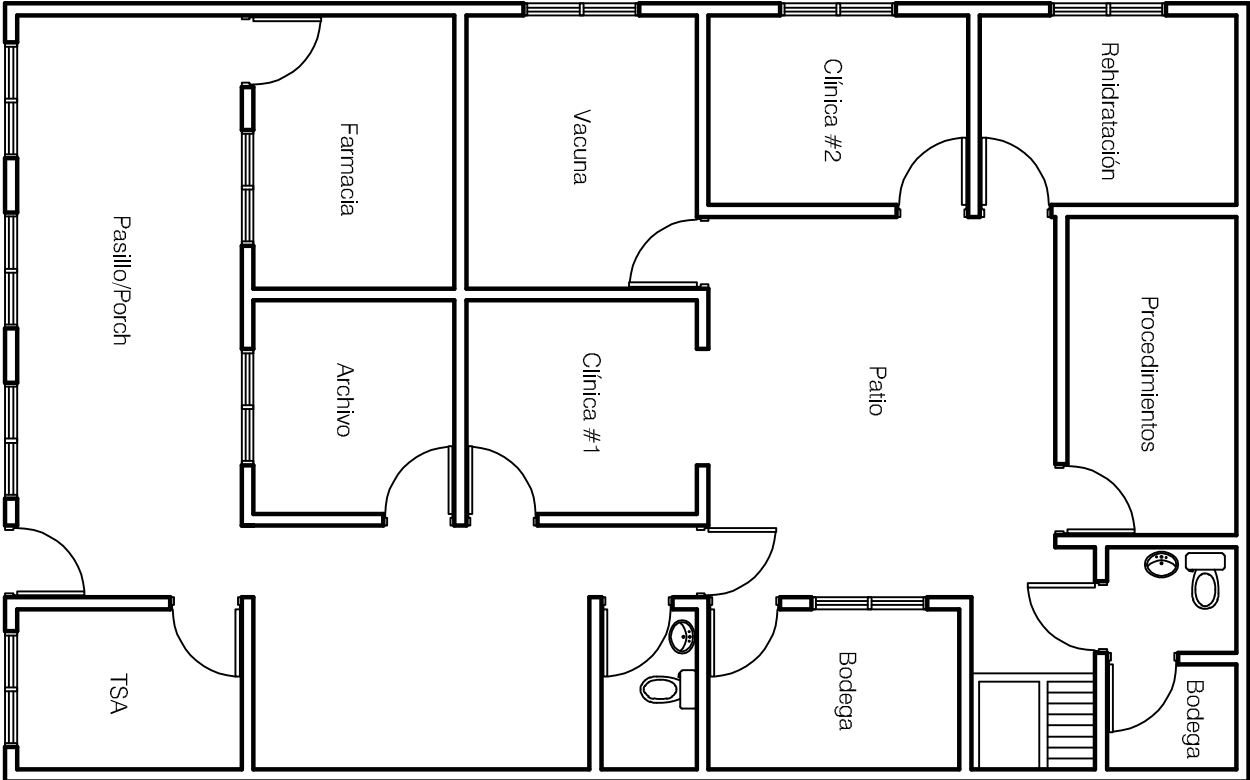

UAPS San Miguel Arcángel
Planta Condición Actual