

Construcción y diseño  
Obras civiles

**Juan C. Fuentes**  
Ingeniero CICH-3936

El Chimbo, Santa Lucía  
Poc Morazán, Honduras  
Email: 3936@cich.org  
Celular: (504)-9935-2143

PROYECTO:

"Respuesta a la emergencia  
sanitaria por los huracanes  
ETAHOTIA"

UBICACION:

Casco urbano  
Municipio de Trojes,  
Departamento de El Paraiso

ELABORADO PARA:

ORGANIZACIÓN  
PANAMERICANA  
DE LA SALUD  
(OPS)

CONTENIDO DEL PLANO:

PLANO GENERAL  
CIS Trojes, El Paraiso

ELABORADO POR:

Ing. Juan Carlos Fuentes


DISÑO ELECTRICO:

DISÑO ESTRUCTURAL:

DISÑO HIDROSANITARIO:

FECHA: Julio 2022  
ESCALA: 1:100  
DISEÑO:

1

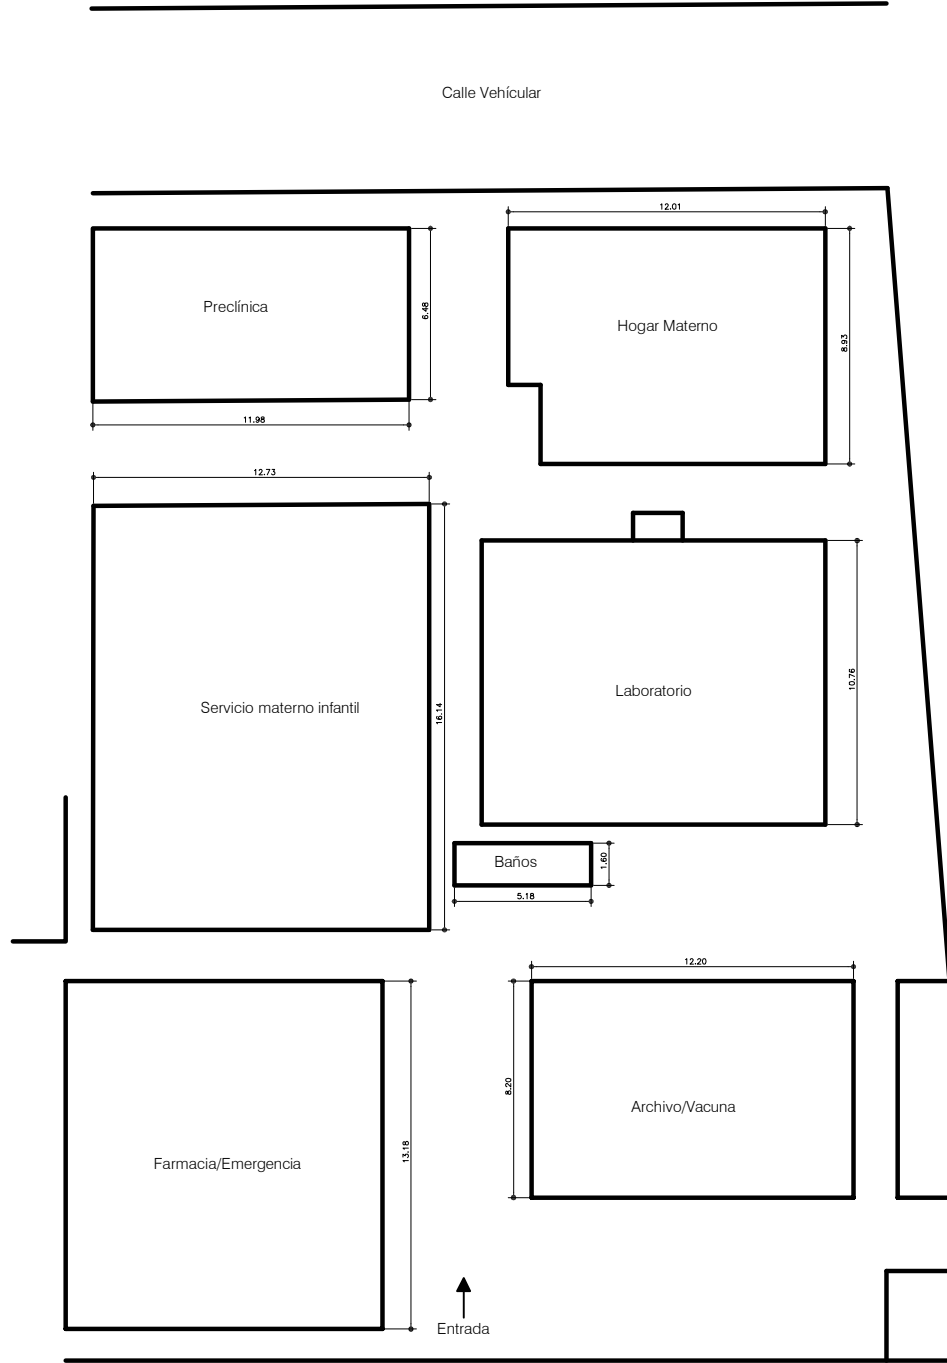

Calle Vehicular

Entrada

Calle vehicular