

Construcción y diseño  
Obras civiles

**Juan C. Fuentes**  
Ingeniero CICH-3936

El Chimbo, Santa Lucía  
Fco Morazan, Honduras  
Email: 3936@cich.org  
Celular: (504) 9935-2143

PROYECTO:  
**"Respuesta a la emergencia  
sanitaria por los huracanes  
ETAMOT"**

UBICACIÓN:  
Clientes  
Municipio de Trojes,  
Departamento de El Paraiso

ELABORADO PARA:  
**ORGANIZACIÓN  
PANAMERICANA  
DE LA SALUD  
(OPS)**

CONTENIDO DEL PLANO:

**PLANO GENERAL  
UAPS Cifuentes, Trojes**

ELABORADO POR:  
Ing. Juan Carlos Fuentes


DISEÑO ELECTRO:

DISEÑO ESTRUCTURAL:

DISEÑO HIDROSANITARIO:

FECHA: Julio 2022 ESCALA: 1:100

NO. DE PLANO: 1

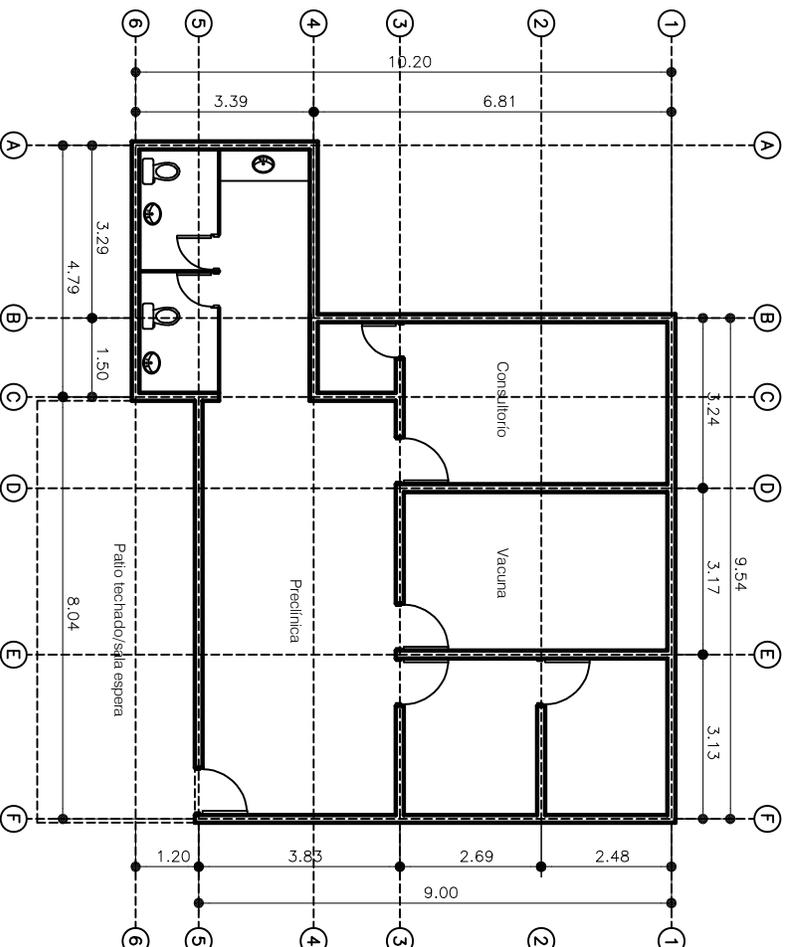

Planta Condición Actual