

Construcción y diseño  
Obras civiles  
**Juan C. Fuentes**  
Ingeniero CICH-3936

El Chimbo, Santa Lucía  
Fco Morazán, Honduras  
Email: 3936@cdcho.org  
Celular: (504)-9935-2143

PROYECTO:  
"Respuesta a la emergencia  
sanitaria por los huracanes  
ETA/OT/A"

UBICACION:  
Municipio de San Marcos,  
Departamento de Santa Bárbara

ELABORADO PARA:  
ORGANIZACIÓN  
PANAMERICANA  
DE LA SALUD  
(OPS)

CONTENIDO DEL PLANO:

PLANO GENERAL  
Sala de Maternidad  
San Marcos, Santa B.


ELABORADO POR:  
Ing. Juan Carlos Fuentes

DISEÑO ELECTRICO:

DISEÑO ESTRUCTURAL:

DISEÑO HIDROSANITARIO:

FECHA: noviembre 2022	ESCALA: 1:100
TRAZO:	# DE PLANOS: 1

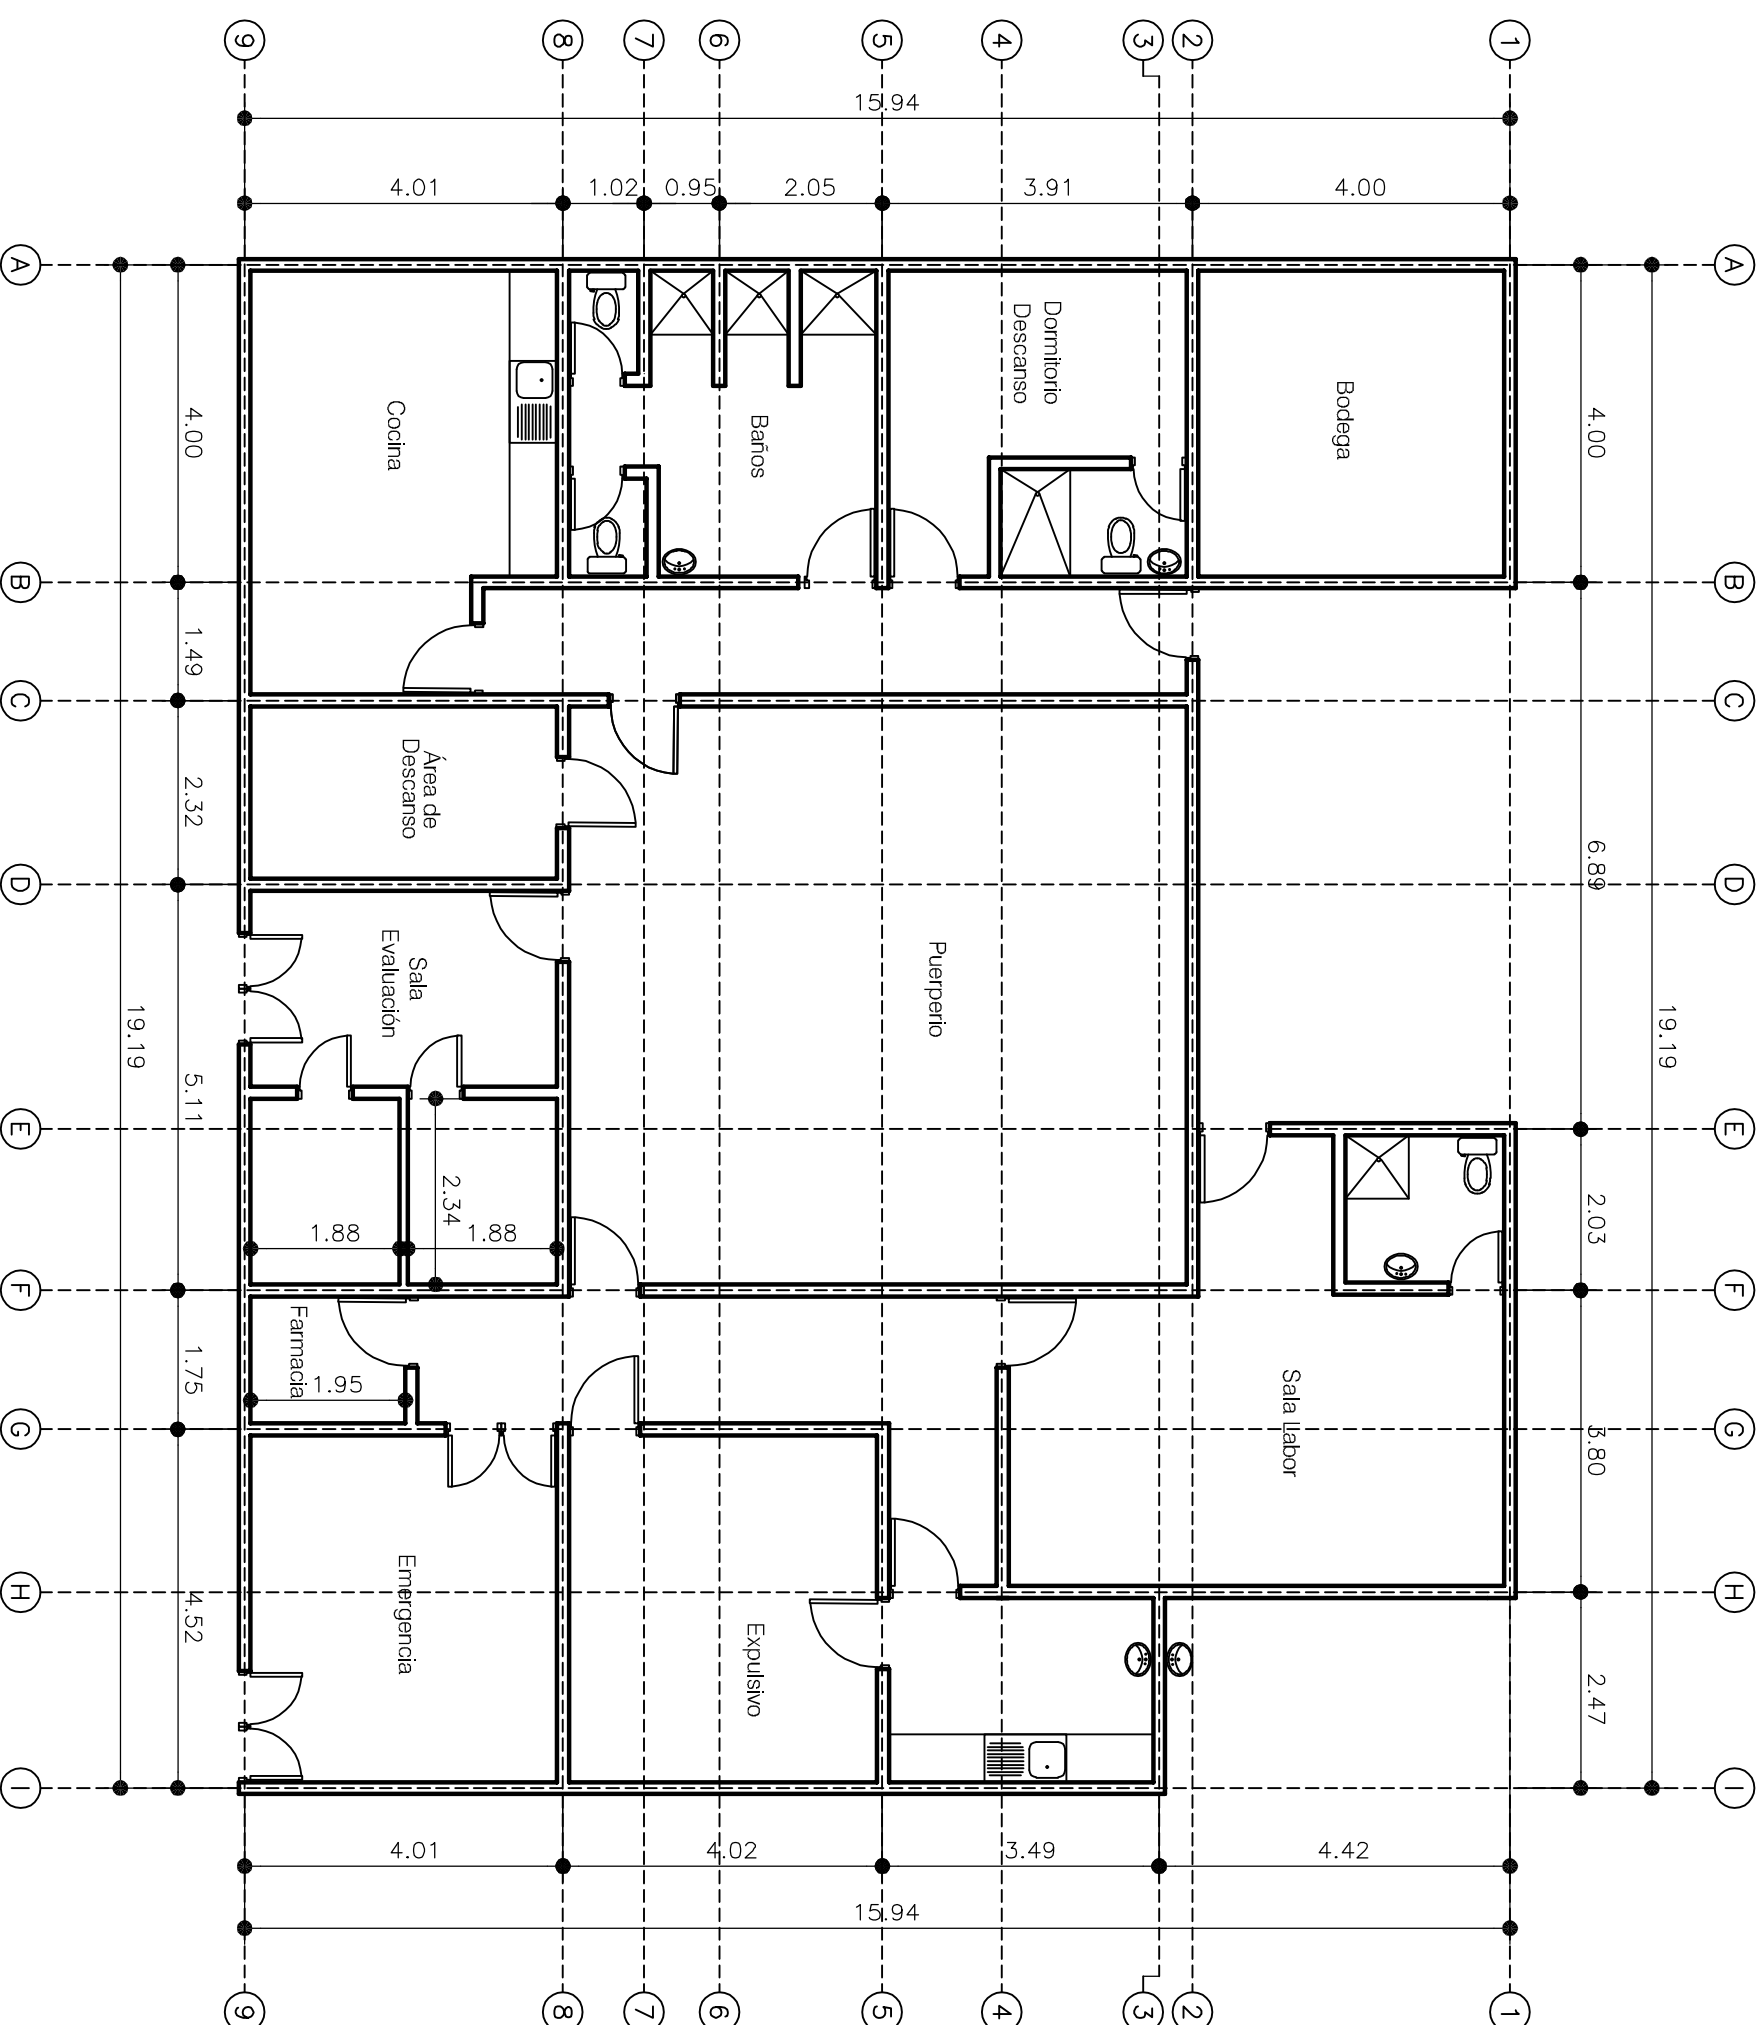

FECHA: noviembre 2022	ESCALA: 1:100
TRAZO:	# DE PLANOS: 1